




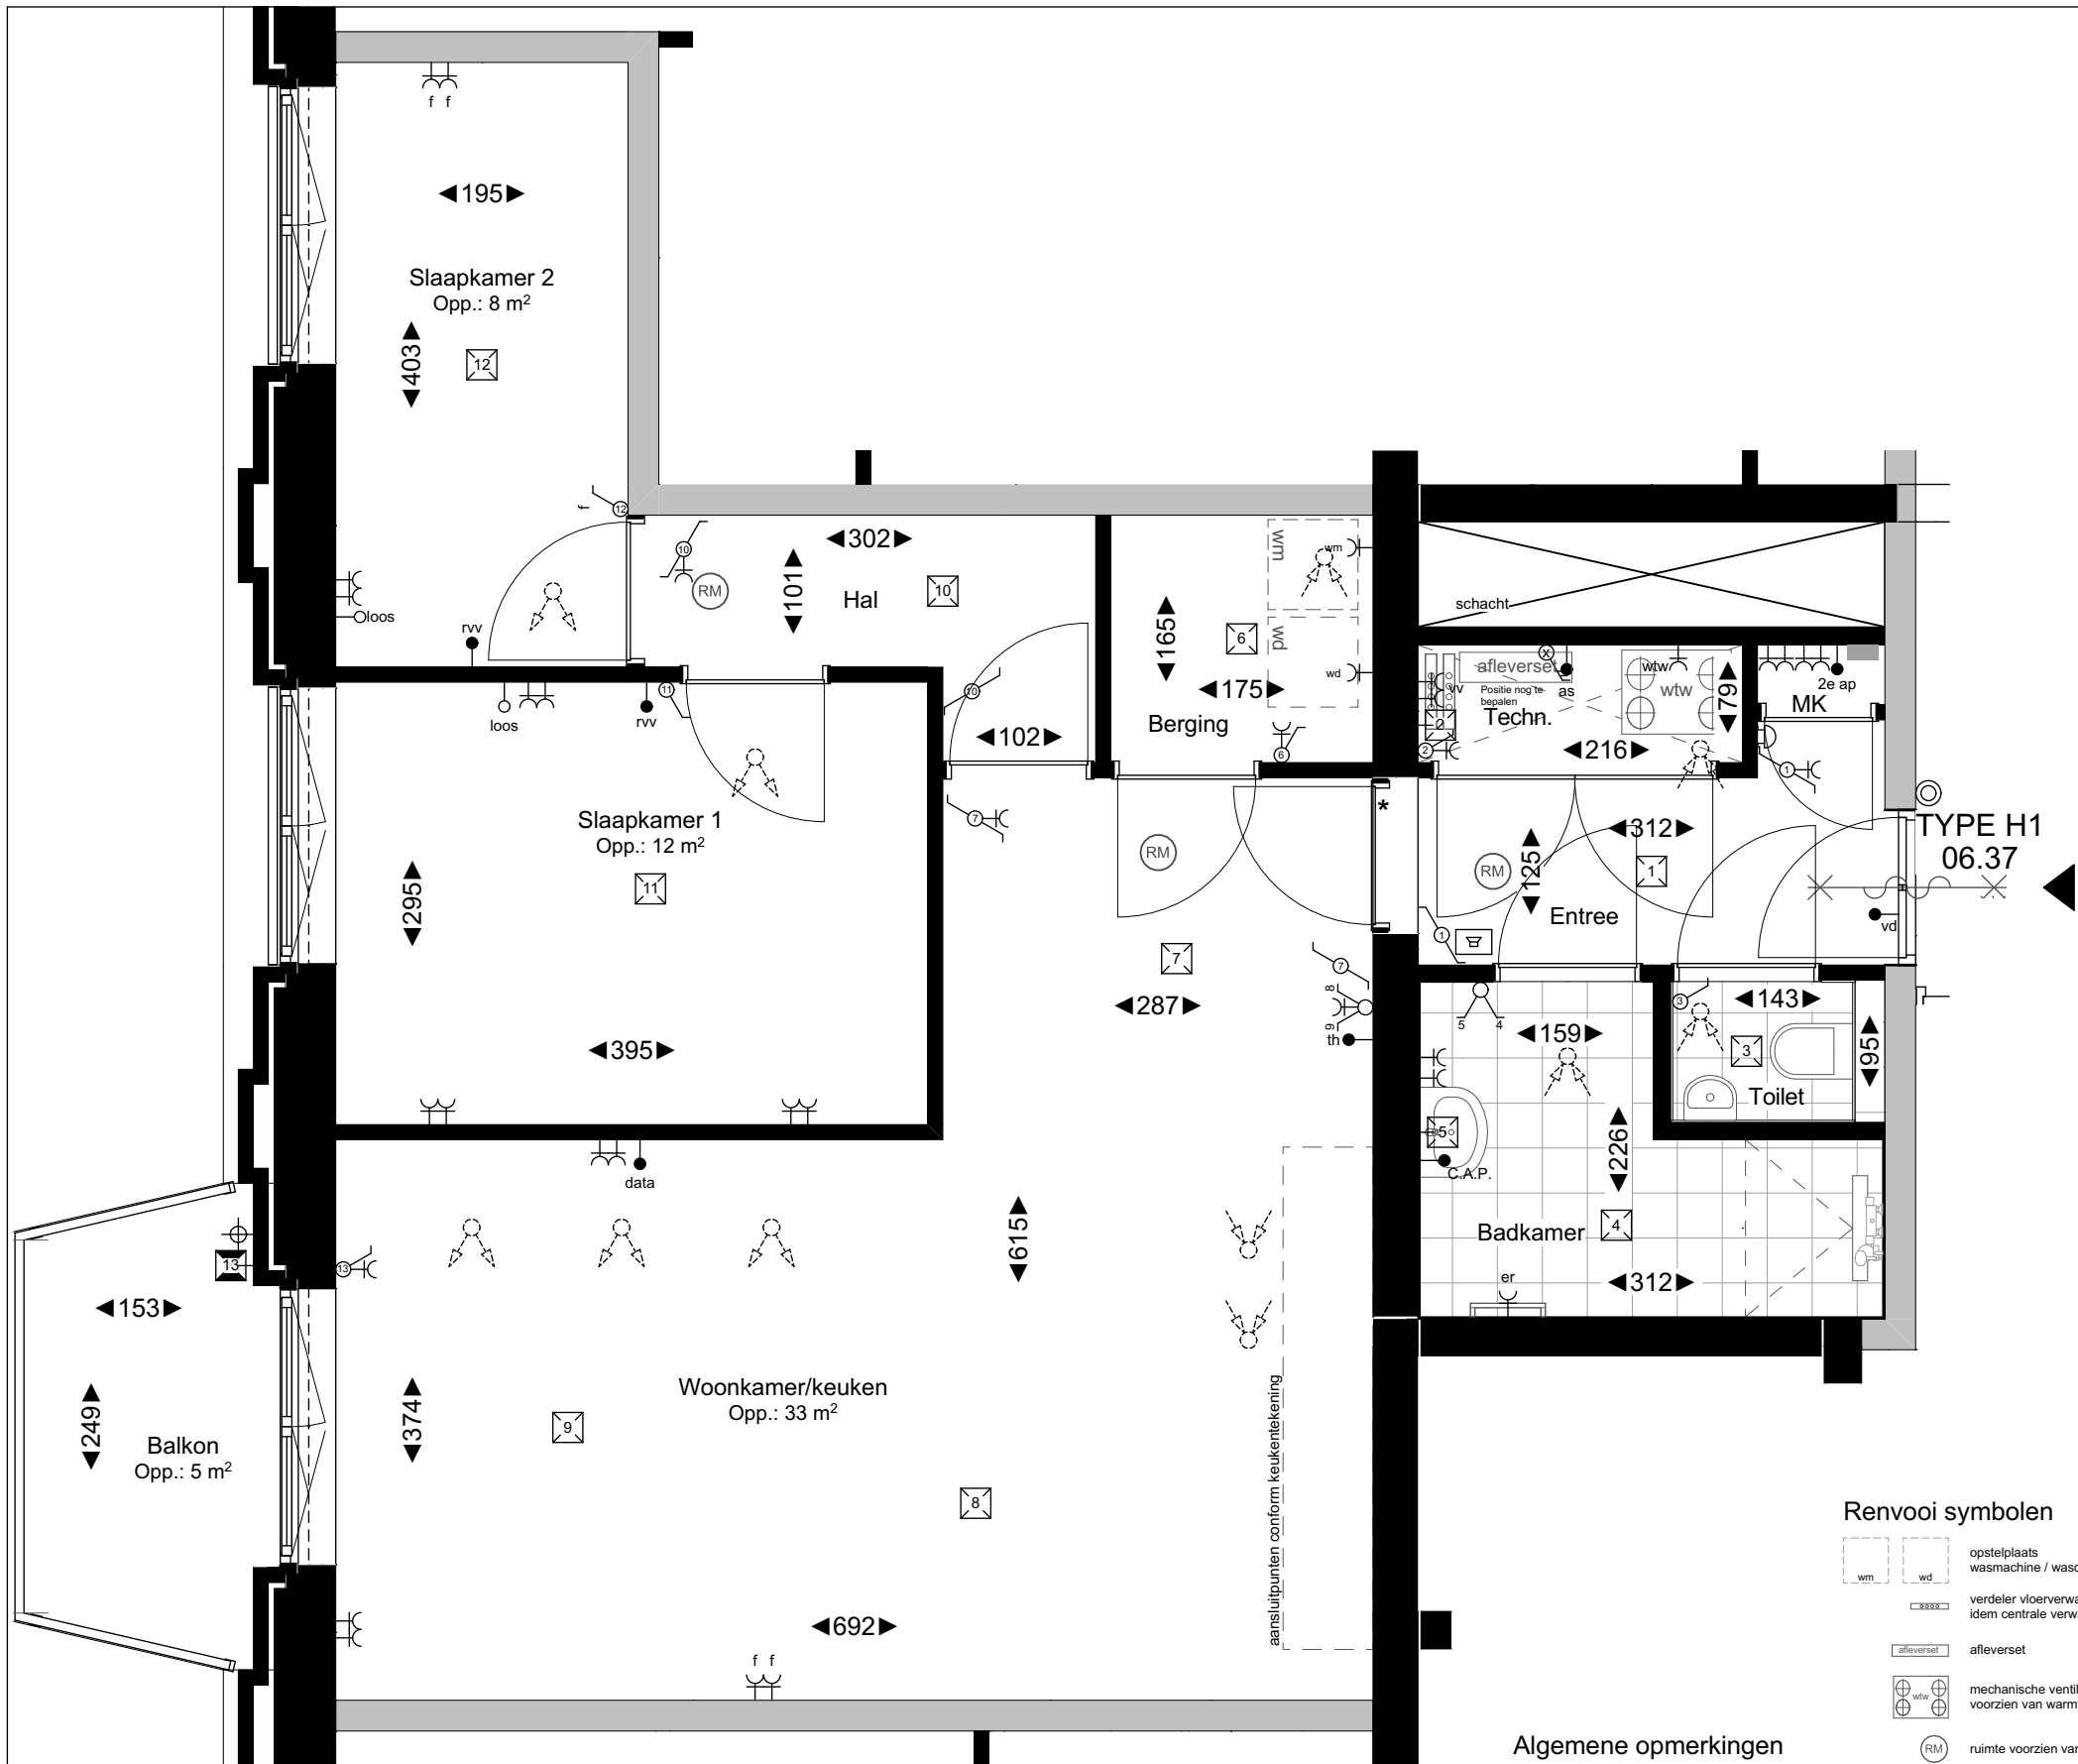


plattegrond schaal 1:50

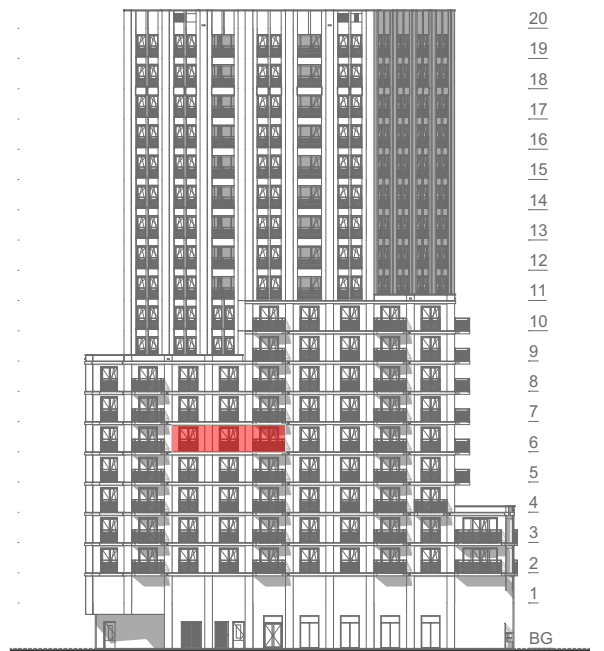


linkergevel (oost) schaal 1:750

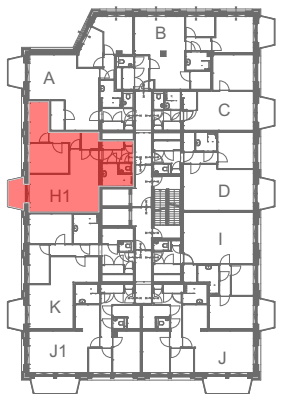

6e verdieping schaal 1:750

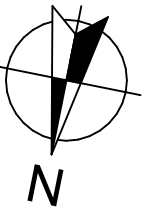

Renvooi symbolen

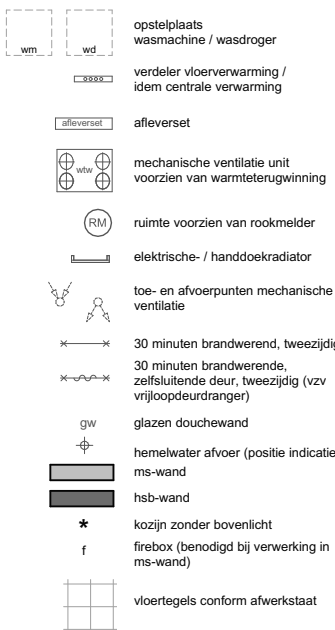

Algemene opmerkingen

- Kleine wijzigingen voorbehouden
- Afmetingen betreffen circa maten en is aangegeven in centimeters
- Gehele elektrische installatie uitvoeren volgens geldende voorschriften
- Elektra-aansluitpunten, radiatoren, rookmelders en opstelling installaties zijn indicatief aangegeven
- Dakterastegel indeling indicatief
- Dikte tegelwerk buiten beschouwing gelaten voor afmetingen ruimte
- Badkamertegels indeling indicatief
- Positie toe- en afvoerpunten ventilatie indicatief
- Oppervlakte krijtstreepmethode zijn onderdeel van de betreffende ruimte (niet aangeduid)
- E-voorzieningen in metal-stud wanden max. 1st 2-voudig wandcontactdoos per 5 m², wandoppervlakte en min. 600 versprengend l.o.v. voorziening in naastgelegen woning. Bij keukenopstelling aan deze wand zullen voorzieningen als opbouw worden uitgevoerd.
- Vloerverwarmingsverdelers: afhankelijk van de grootte van het appartement worden er 1 of meerdere vloerverwarming verdelers geplaatst in het appartement op een nader te bepalen positie.
- De weergegeven installaties zijn indicatief, installaties kunnen op advies en/of n.a.v. wet- en regelgeving afwijken als gevolg van nadere technische uitwerking

Renvooi elektra

- as afleverzet
- rrv aansluitpunt regelaar vloerverwarming
- Oloos ledige leiding naar meterkast
- data aansluitpunt data (bedraad)
- in aansluitpunt thermostaat (bedraad)
- C.A.P. centraal aardings punt
- wandcontactdoos enkel
- K elektrische radiator
- K er wandcontactdoos wasmachine (aparte groep)
- K wd wandcontactdoos wasdroger
- K tw wandcontactdoos warmteterugwinning (perilex)
- K v wandcontactdoos 2-voudig
- K v wandcontactdoos dubbel vloerverdeler
- K v werkshakelaar 3-polig
- K v bedrukker
- K v binnentoestel intercom
- K v lichtpunt plafond
- K v lichtpunt buiten (afgemonteerd)
- K v lichtpunt wand
- K v licht- en krachtverdeler
- K v schakelaar enkel
- K v schakelaar wissel
- K v schakelaar serie
- K v schel
- K v voeding vrijloopdeurdranger



Bouwnummer 06.37

Type H1

Huisnummer 20-37

WERKNUMMER	DATUM
20014 BLAD A3	18-02-2025
VK-06.37	
type H1	
SCHAAL	
1:50, 1:750	